


PLANTA BAIXA
 IMPLANTAÇÃO INSTALAÇÃO HIDROSSANITÁRIA - SESSÃO 1
 Escala 1:50

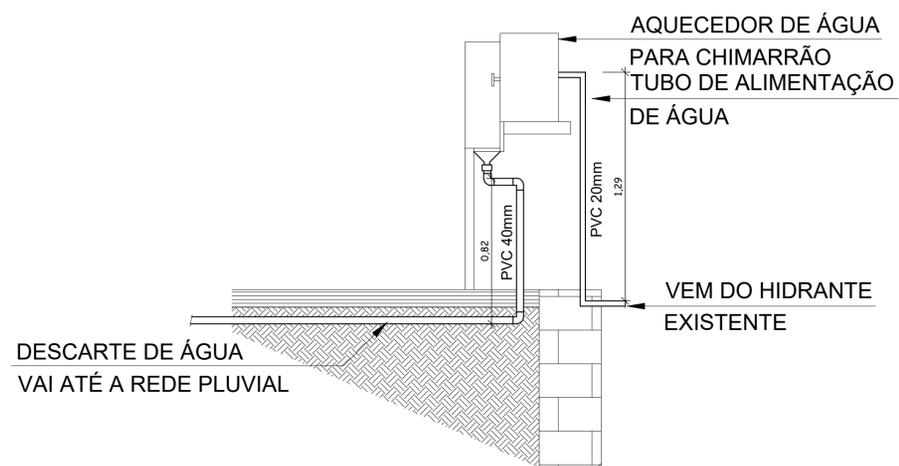

DETALHE ESQUEMÁTICO
 LIGAÇÃO E SAÍDA DE ÁGUAS
 Escala 1:20

DI	02/2019	JULIA	ARQUITETA JULIA FAGUNDES	AJUSTES FINAIS, ENCARRIAMENTO PARA PLANTAS
DO	11/2018	RAFAEL BALM	ARQUITETA JULIA FAGUNDES	PROJETO INICIAL
REVISÃO	DATA	DESENHO	RESP: TECNICO	ALTERAÇÃO


PREFEITURA MUNICIPAL DE TRIUNFO
 SECRETARIA DE COORDENAÇÃO E PLANEJAMENTO
 ESTADO DO RIO GRANDE DO SUL

OBRA:	MIRANTE DOS PLÁTANOS	PERÍODO:	16/17	ÁREA:	000m ²
ESPECIFICAÇÃO:	PROJETO ARQUITETÔNICO E DETALHAMENTOS	DATA:	27-02-2019	ESCALA:	INDICADA
RESP. TÉCNICO:	JULIA FAGUNDES ARQUITETA E URBANISTA CAU-RS 200838/4	REVISÃO:	01	DESENHO:	NORBERTO
	PLANTA BAIXA SESSÃO 01				