


ROMETRO

cavalete

24,73
PVC 20mm

DECK 04

1,78

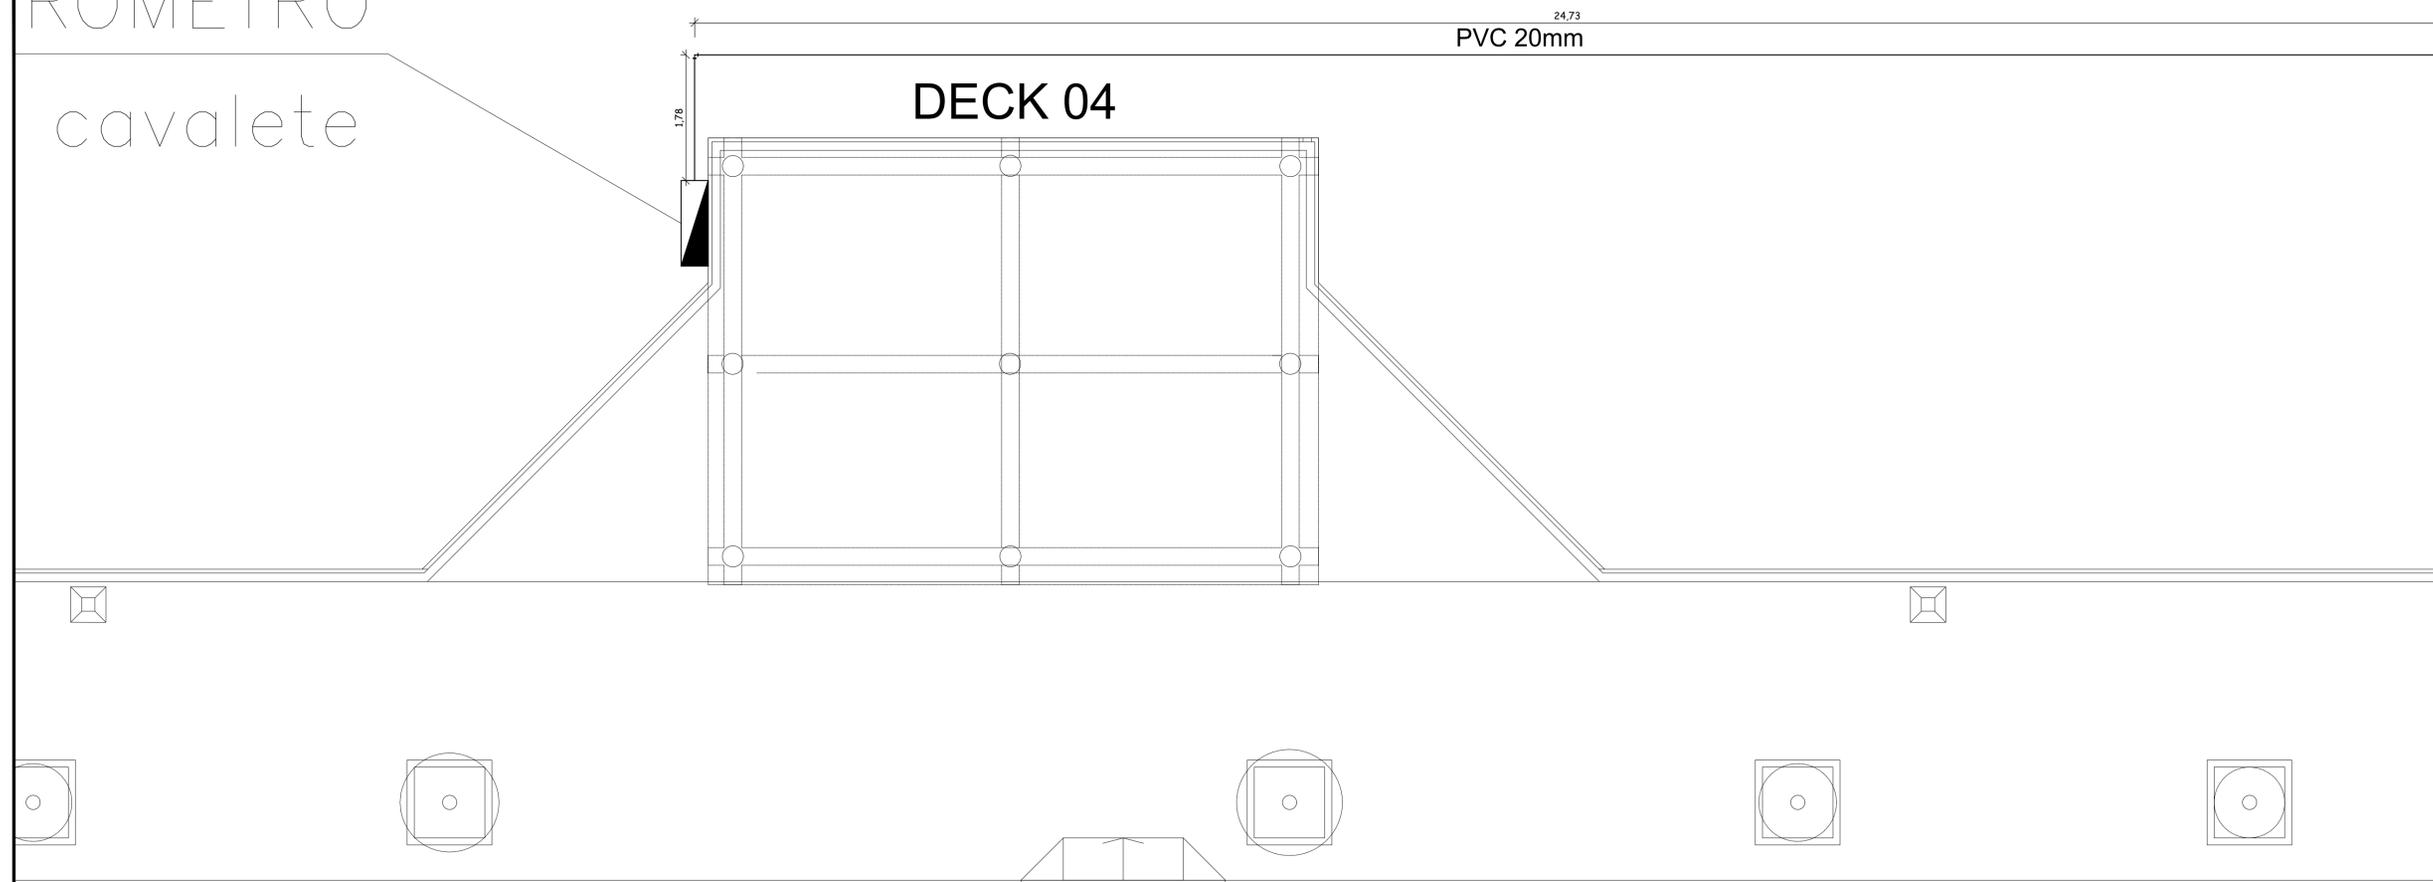

PLANTA BAIXA
IMPLANTAÇÃO INSTALAÇÃO HIDROSSANITÁRIA - SESSÃO 2
Escala 1:50

DI	02/2019	JULIA	ARQUITETA JULIA FAGUNDES	AJUSTES FINAIS, ENCAMINHAMENTO PARA PLANTAGEM
DO	11/2018	RFAEL BALM	ARQUITETA JULIA FAGUNDES	PROJETO INICIAL
REVISÃO	DATA	DESENHADO	RESP: TECNICO	ALTERAÇÃO

PREFEITURA MUNICIPAL DE TRIUNFO
SECRETARIA DE COORDENAÇÃO E PLANEJAMENTO
ESTADO DO RIO GRANDE DO SUL

OBRA: **MIRANTE DOS PLÁTANOS**

ESPESIFICACÃO: **PROJETO ARQUITETÔNICO E DETALHAMENTOS**

RESP. TECNICO: **JULIA FAGUNDES**
ARQUITETA E URBANISTA
CAU RS 200838/4

REDENDIA: **PLANTA BAIXA**
SESSÃO 02

PERÍODO: 17/17

ÁREA: 000m²

ESCALA: INDICADA

DATA: 27-02-2019

REVISÃO: 01

DESENHADO: **NORBERTO**