


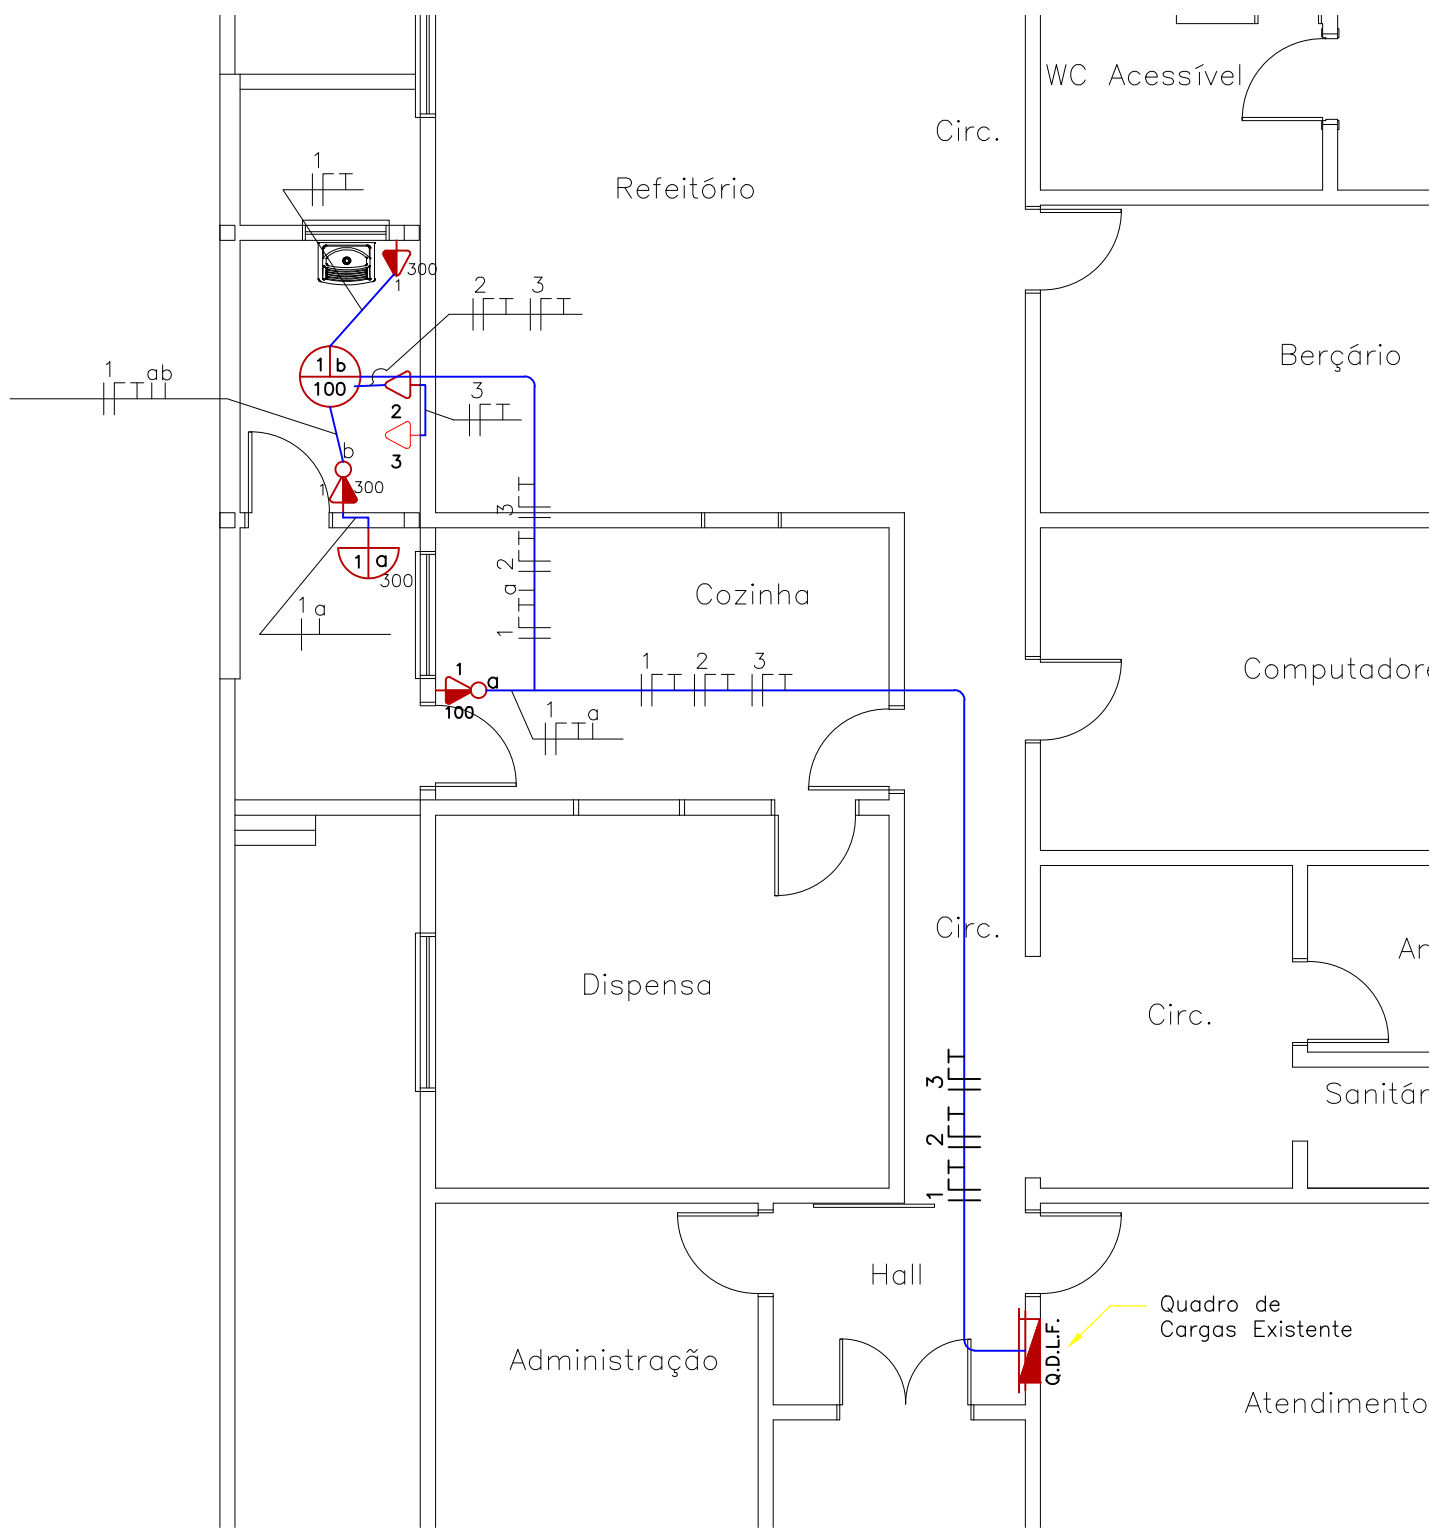

PLANTA BAIXA INSTALAÇÃO ELÉTRICA
ESCALA 1/75

QUADRO DE CARGAS (Ampliação)								
Circuito	Lâmpadas	Tomadas		Carga w	Disjuntor	Tensão	Fiação	Descrição
1	02	03	—	1100	10A	220v	2.5	Iluminação + Tomadas de uso geral
2	—	—	01	1500	10A	220v	2.5	TUE — Máquina de Lavar roupas
3	—	—	01	1500	10A	220v	2.5	TUE — Máquina de Lavar roupas

LISTA DE MATERIAIS			
ITEM	DESCRIÇÃO	UNIDADE	QUANTIDADE
1	Eletroduto de Pvc Rígido Soldável de 25mm	Barra de 3m	6
2	Eletroduto de Pvc Flexível Corrugado de 20mm	Metros	3.85
3	Condulete Eletroduto de Pvc Rígido Soldável de 25mm	Peça	1
4	Curva de 90° para Eletroduto de Pvc Rígido Soldável de 25mm	Peça	3
5	Cabo de cobre flexível isolado de 2.5 mm²	Metros	63.78
6	Disjuntor termomagnético Unipolar de 10A	Peça	3
7	Disjuntor termomagnético Unipolar de 30A	Peça	3
8	Disjuntor termomagnético Unipolar de 40A	Peça	1
9	Tomada 10A 2x4"	Peça	3
10	Tomada com interruptor de uma seção 2x4"	Peça	2
11	Luminária de teto de 100w	Peça	2
12	Quadro de Distribuição de Embutir com 18 elementos	Peça	1

00	24-04-2019	LUIZ CARLOS	ENG. LUIZ CARLOS MITTELSTADT JÚNIOR	PROJETO INICIAL
REVISÃO	DATA	DESENHO	RESP. TÉCNICO/PROJETISTA	ALTERAÇÃO



PREFEITURA MUNICIPAL DE TRIUNFO
SECRETARIA DE COORDENAÇÃO E PLANEJAMENTO
ESTADO DO RIO GRANDE DO SUL

OBRA: **PROJETO DE REFORMA E ACESSIBILIDADE DO ABRIGO MUNICIPAL DE TRIUNFO-RS**

ESPECIFICAÇÃO: **PROJETO ARQUITETÔNICO E EXECUTIVO**

RESP. TÉCNICO: **LUIZ CARLOS MITTELSTADT JÚNIOR**
ENGENHEIRO CIVIL CREA RS 209247

REFERÊNCIA: **PLANTA BAIXA INSTALAÇÃO ELÉTRICA**

PRANCHA: **03/07**

ÁREA: **400,66m²**

ESCALA: **INDICADA**

DATA: **ABRIL DE 2019**

REVISÃO: **00**

DESENHO: **LUIZ CARLOS**