




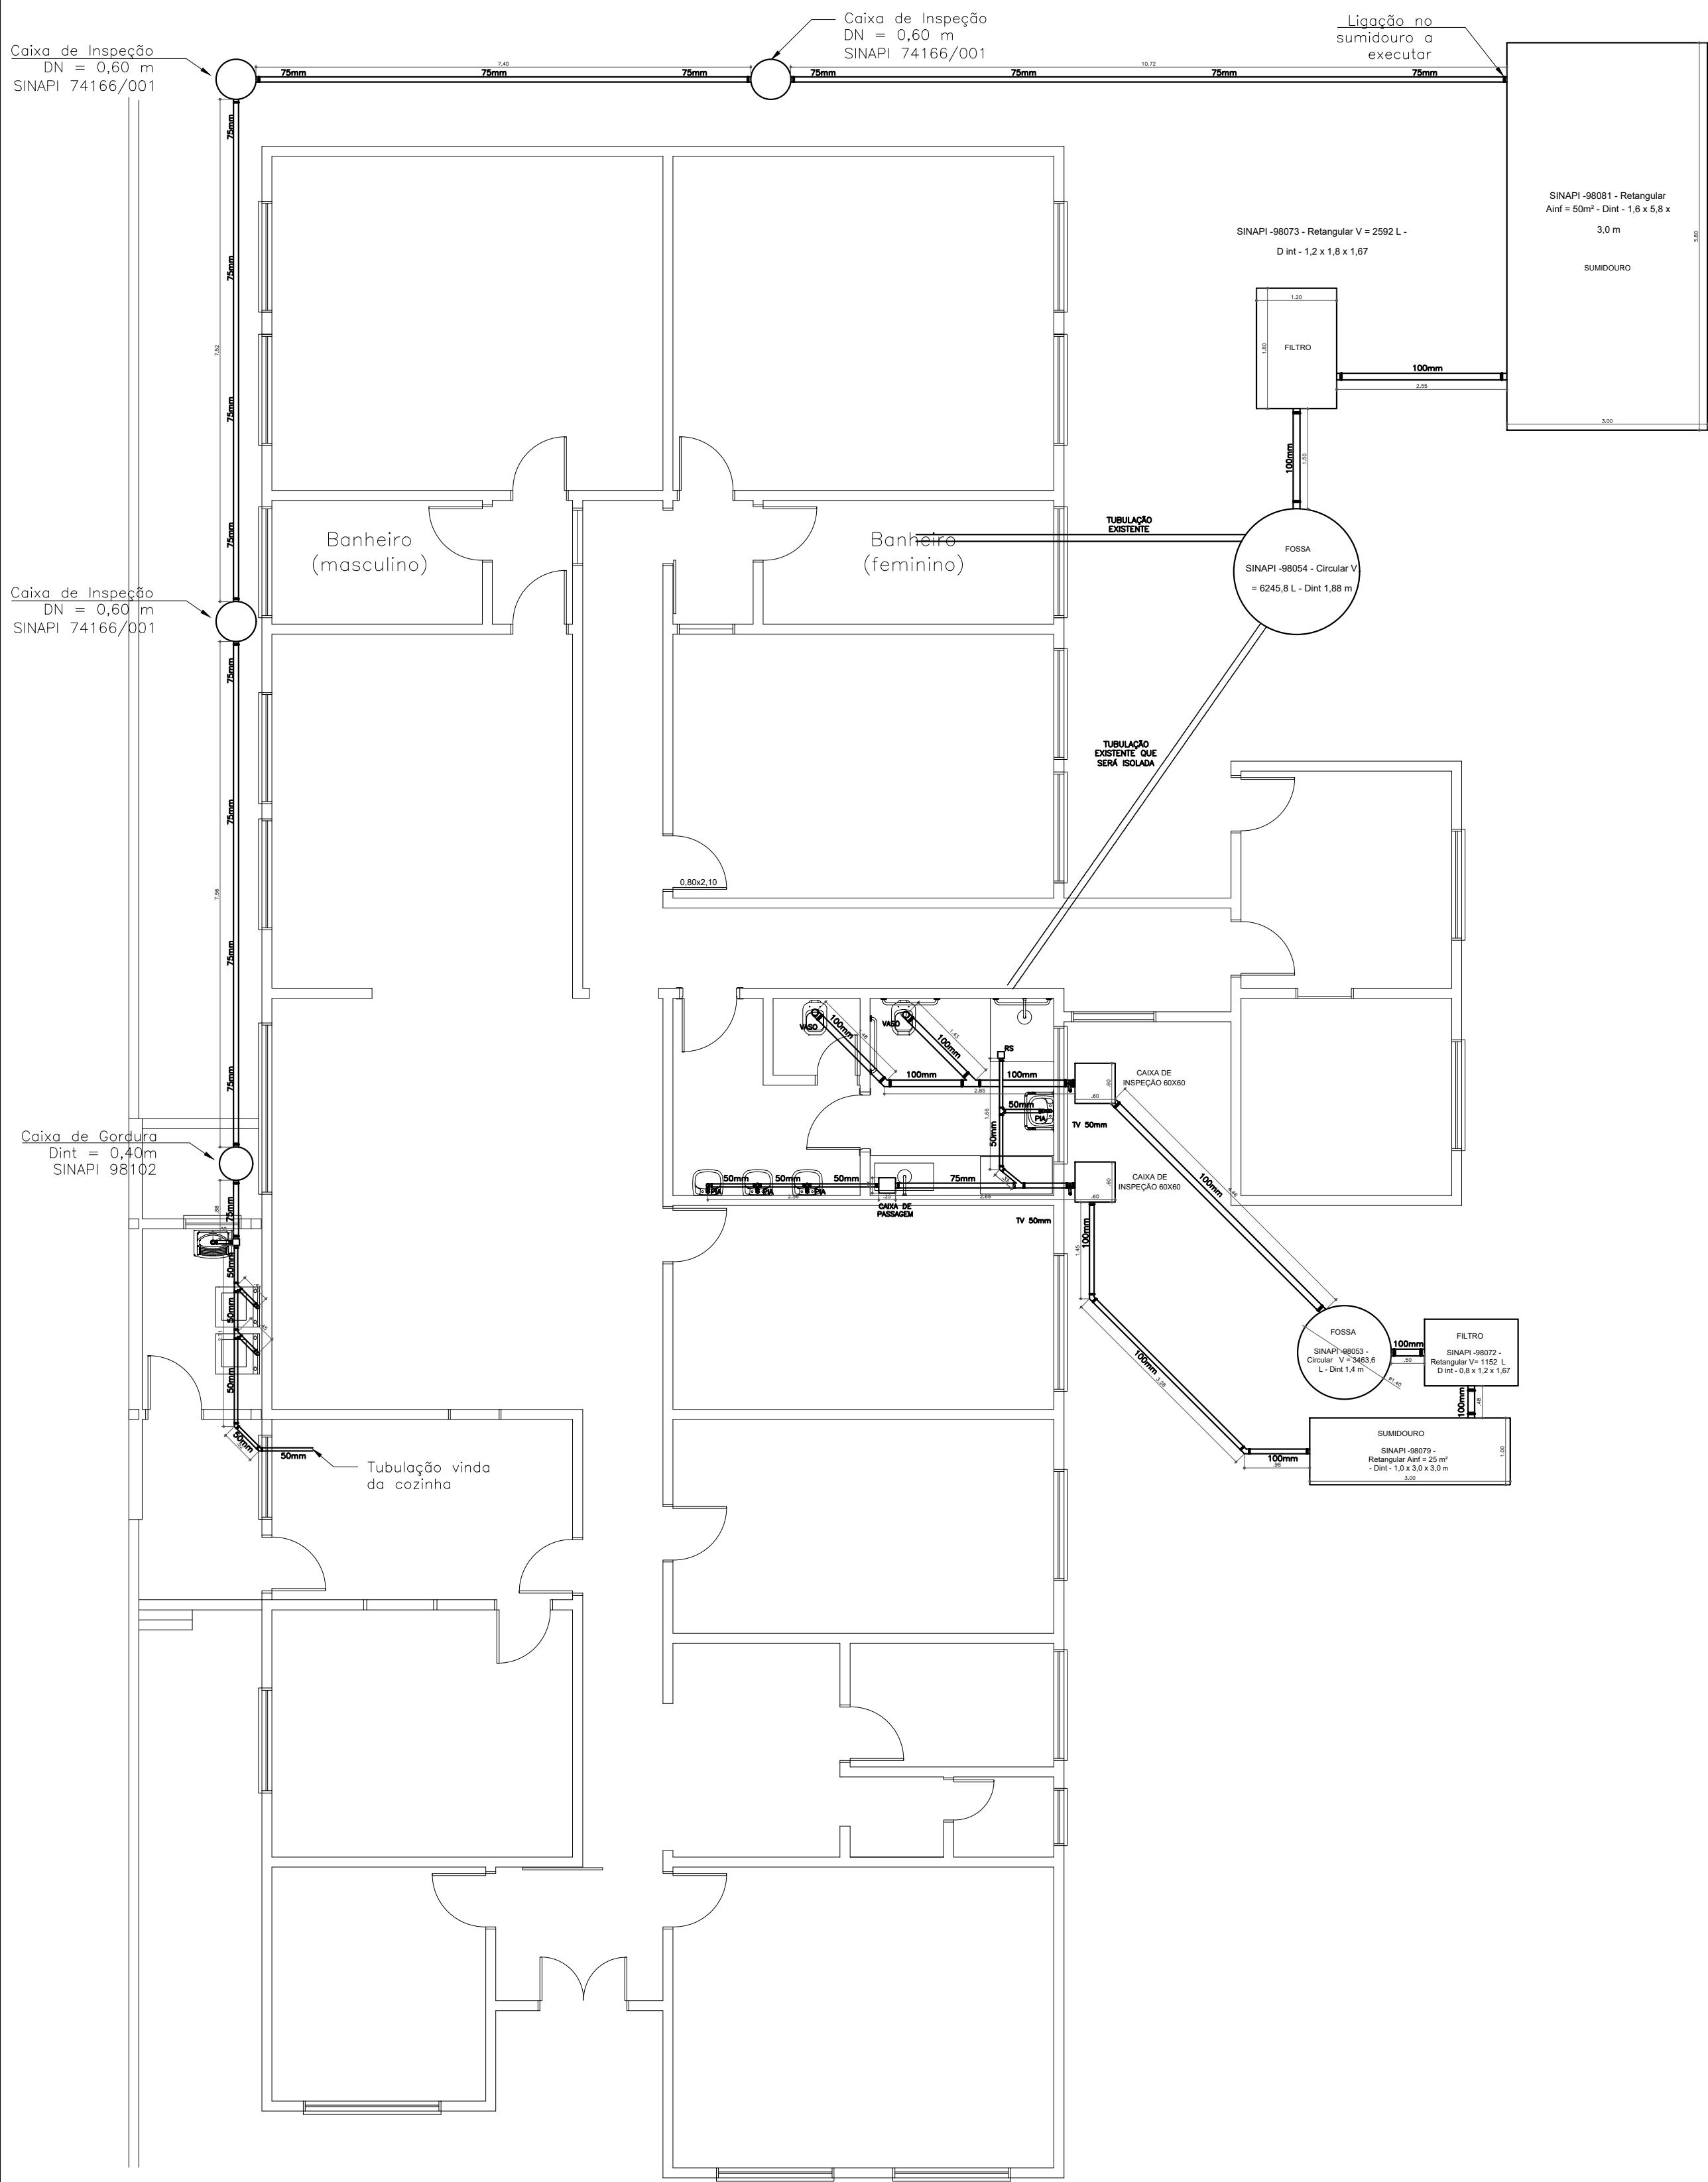


PLANTA BAIXA ESGOTO SANITÁRIO
ESCALA 1/75

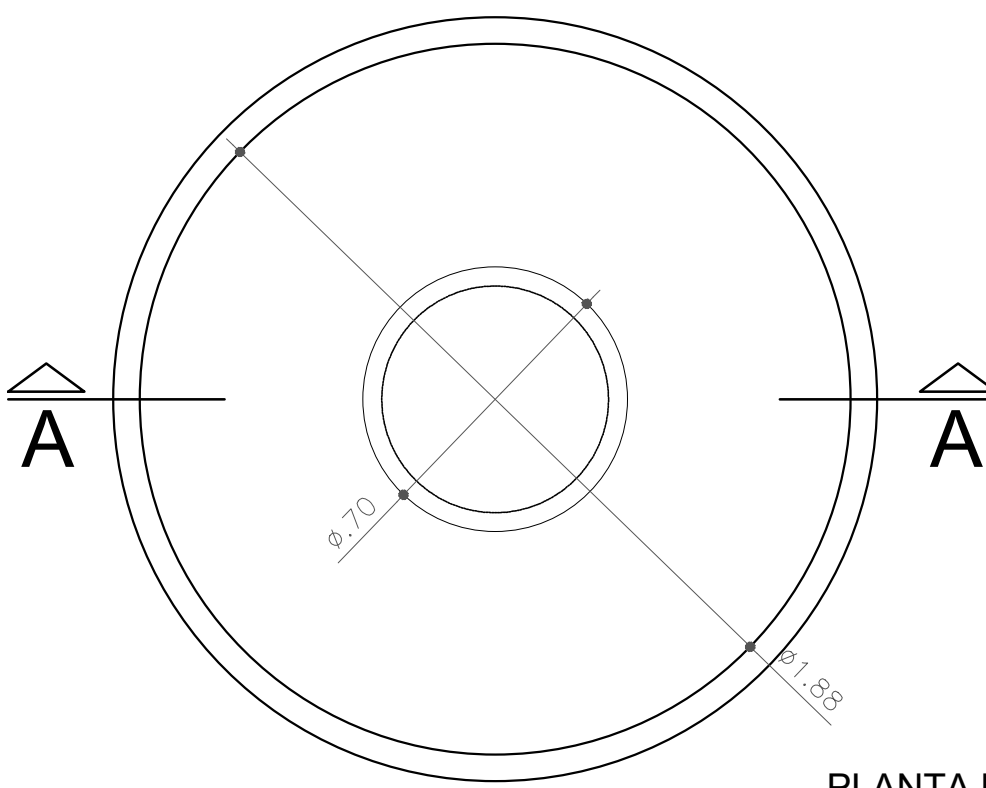


PLANTA BAIXA FOSSA
ESCALA 1/20

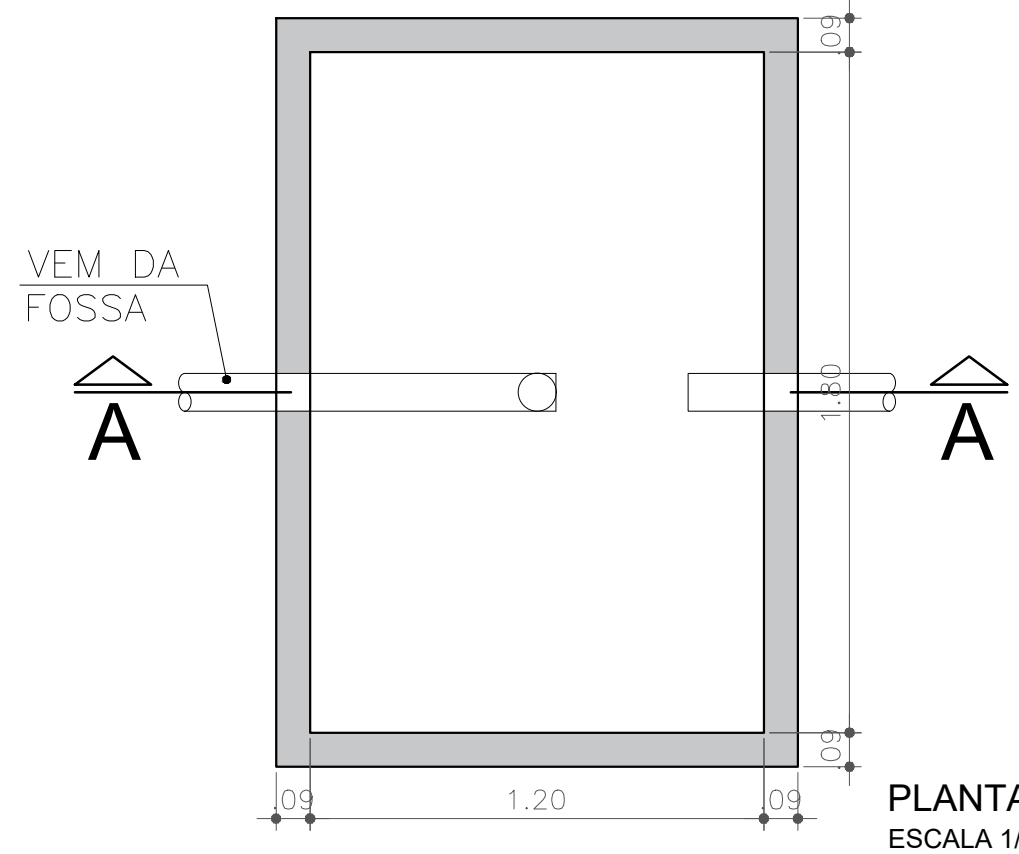

PLANTA BAIXA FILTRO
ESCALA 1/20

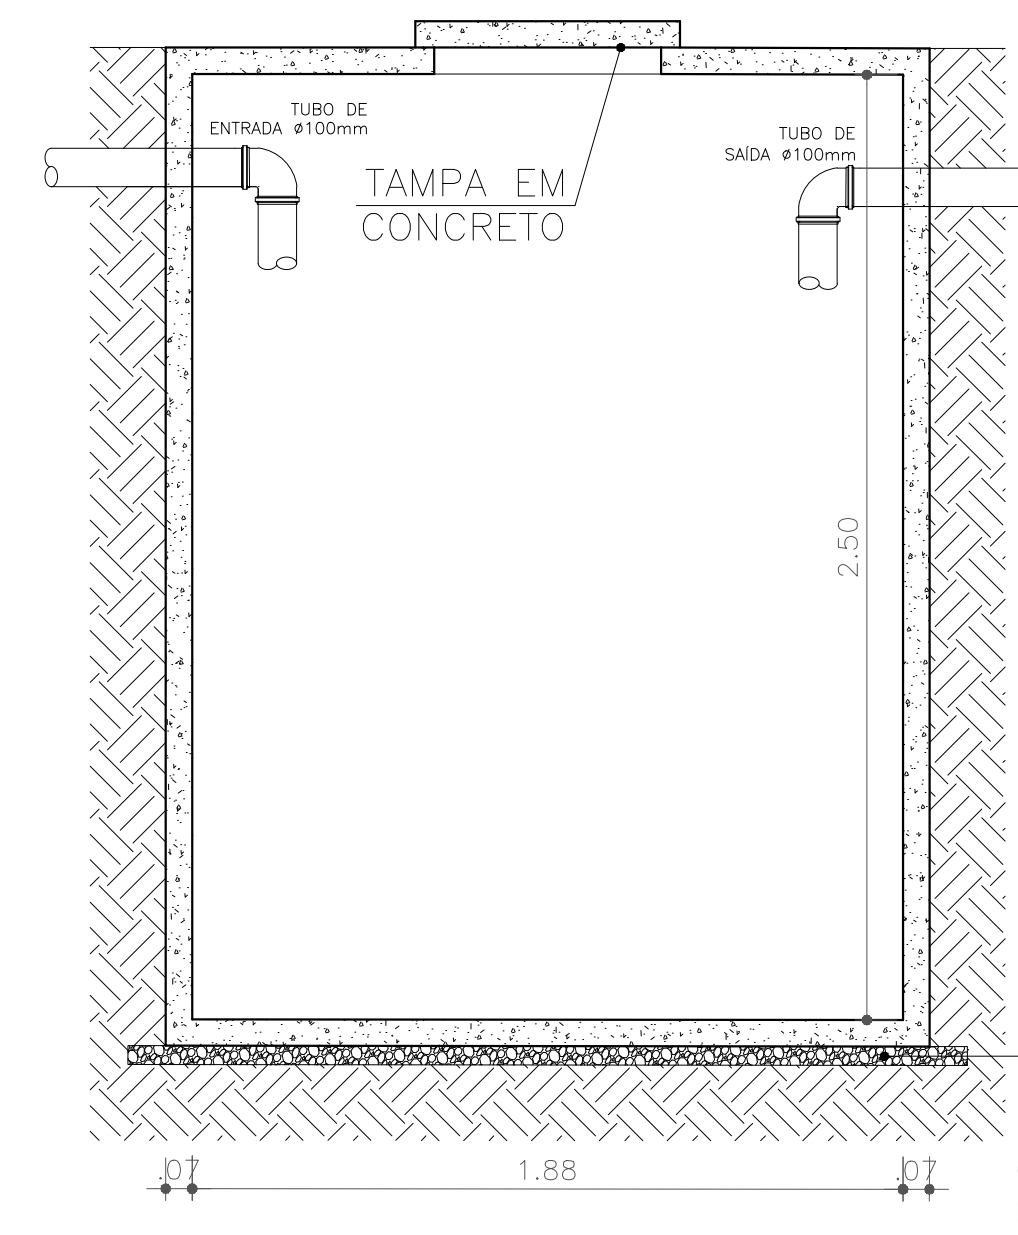

CORTE A/A FOSSA
ESCALA 1/20

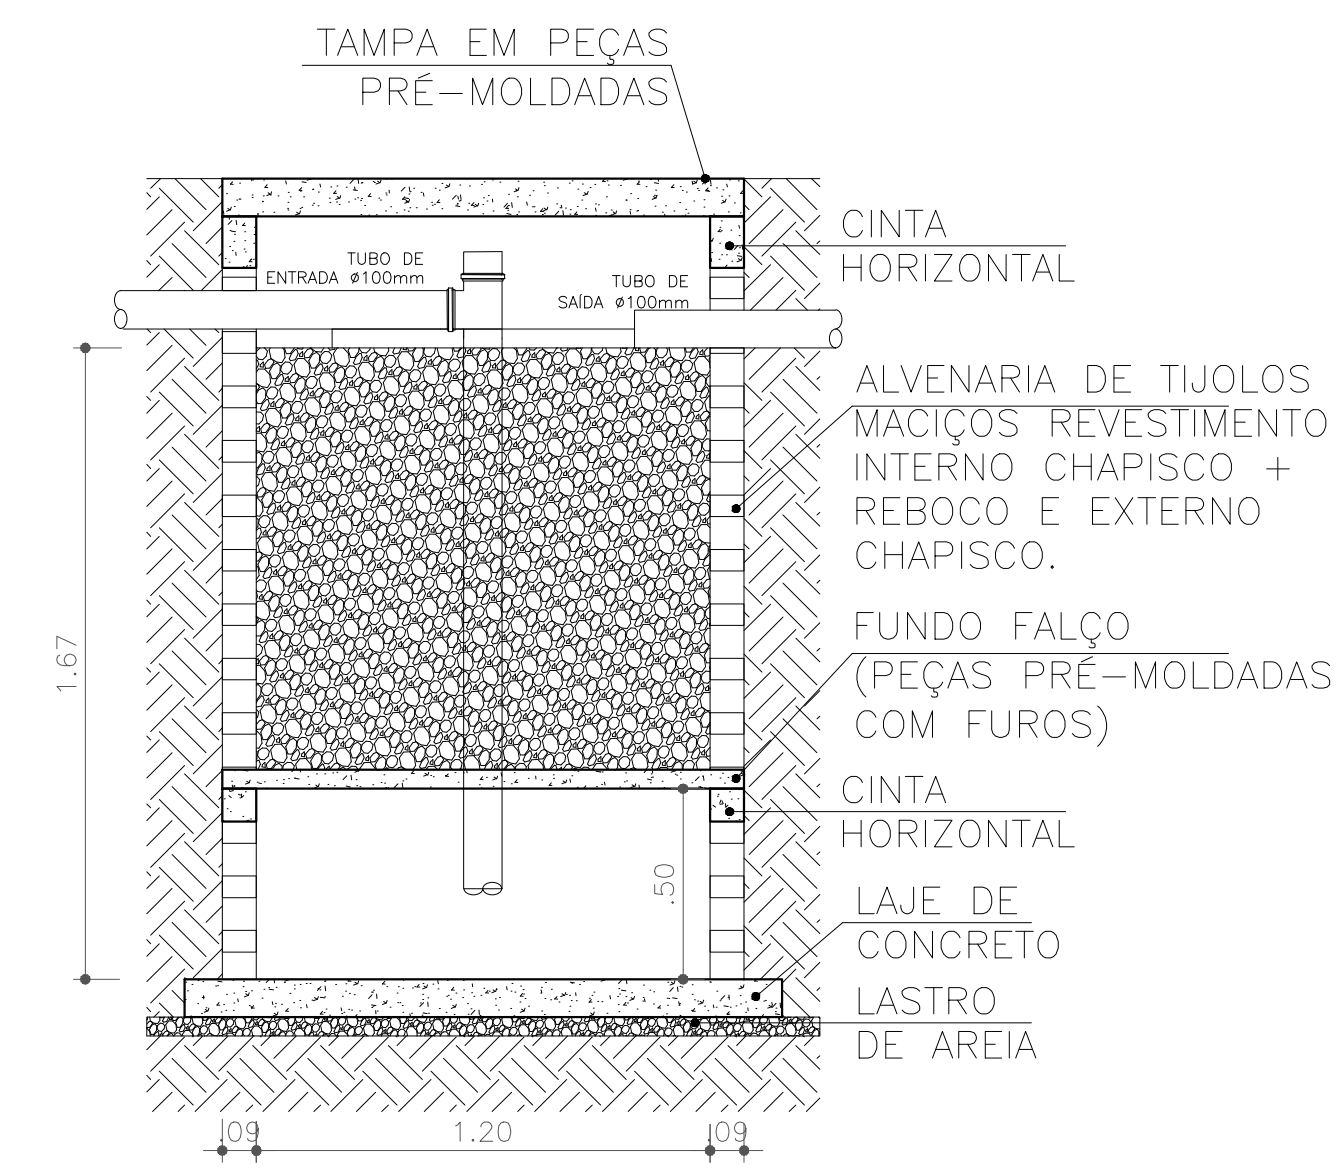

CORTE A/A FILTRO
ESCALA 1/20

00	24-04-2019	LUIZ CARLOS	ENG. LUIZ CARLOS MITTELSTADT JÚNIOR	PROJETO INICIAL
REVISÃO	DATA	DESENHO	RESP. TÉCNICO/PROJETISTA	ALTERAÇÃO

PREFEITURA MUNICIPAL DE TRIUNFO
SECRETARIA DE COORDENAÇÃO E PLANEJAMENTO
ESTADO DO RIO GRANDE DO SUL

OBRA:	PROJETO DE REFORMA E ACESSIBILIDADE DO ABRIGO MUNICIPAL DE TRIUNFO-RS	PERÍODO:	04/07	ÁREA:	400,66m²
ESPECIFICAÇÃO:	PROJETO ARQUITETÔNICO E EXECUTIVO	DATA:	ABRIL DE 2019	ESCALA:	INDICADA
RESP. TÉCNICO:	LUIZ CARLOS MITTELSTADT JÚNIOR ENGENHEIRO CIVIL - CREA: RS 209347	REVISÃO:	00	SEÇÃO:	LUIZ CARLOS
ESGOTO SANITÁRIO					