




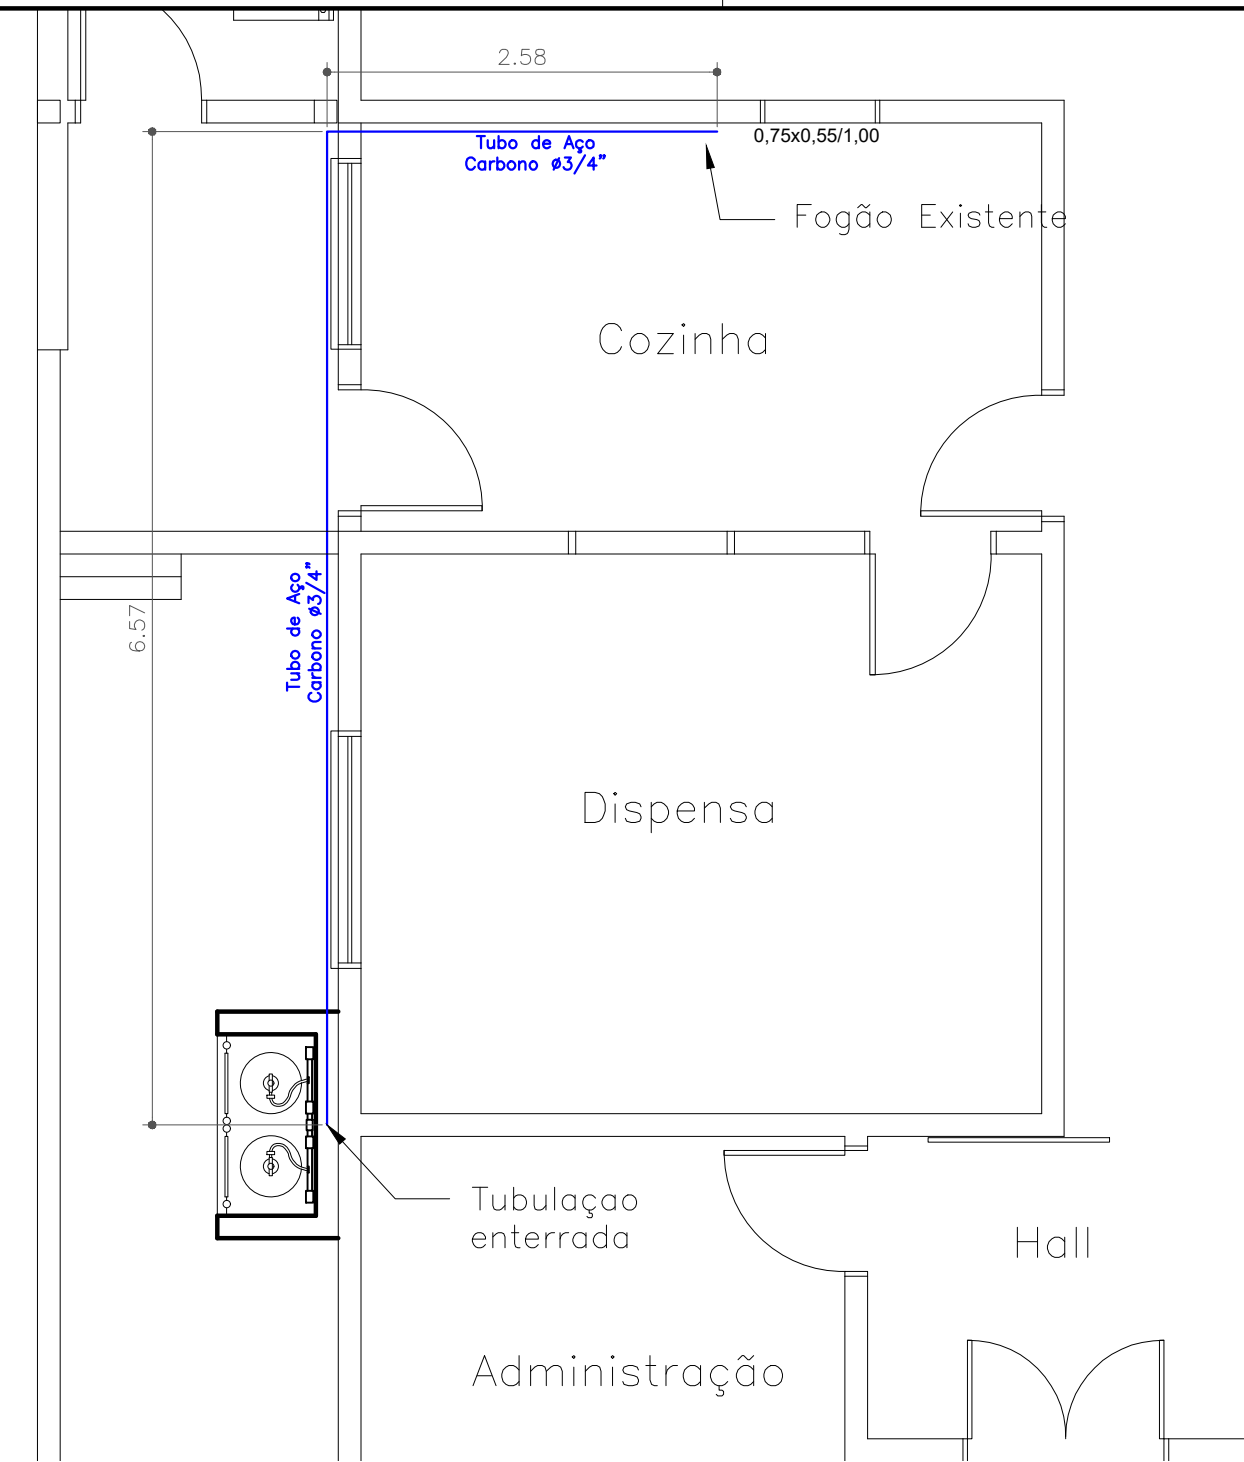


PLANTA BAIXA INSTALAÇÃO DE GÁS
ESCALA 1/50

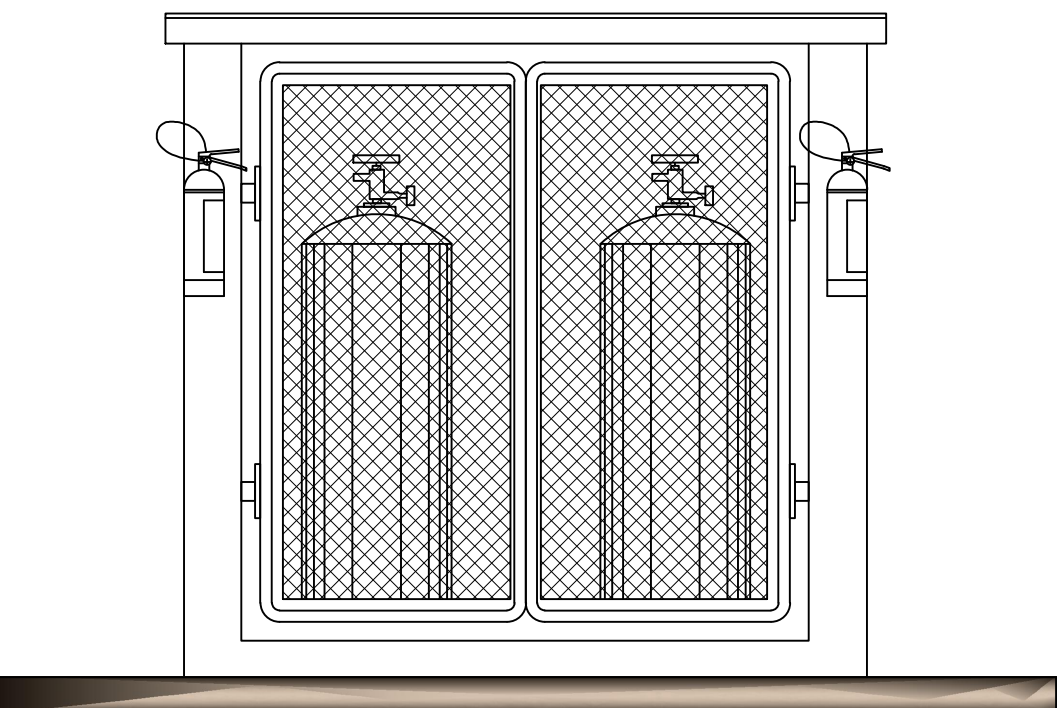


FACHADA CENTRAL DE GÁS
ESCALA 1/20

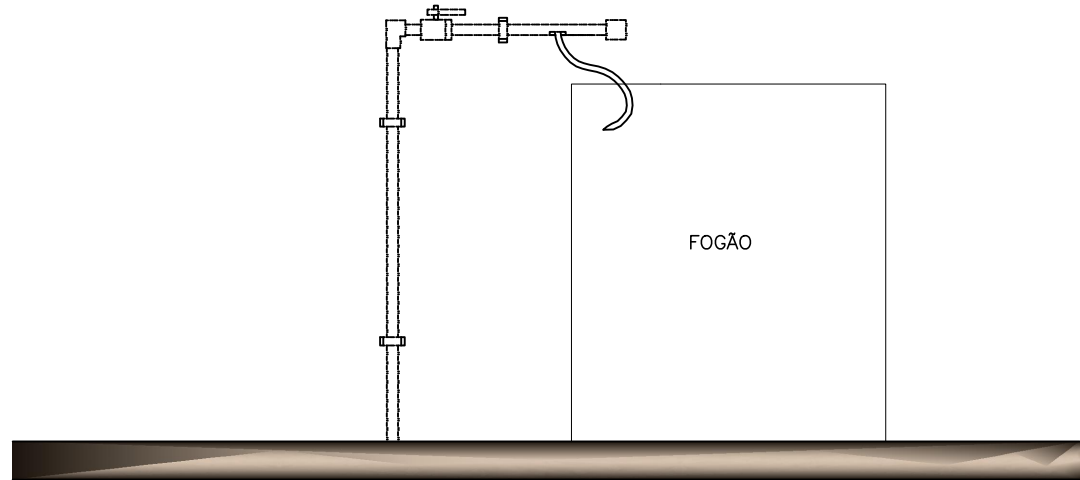

DETALHE COZINHA
S/ ESCALA

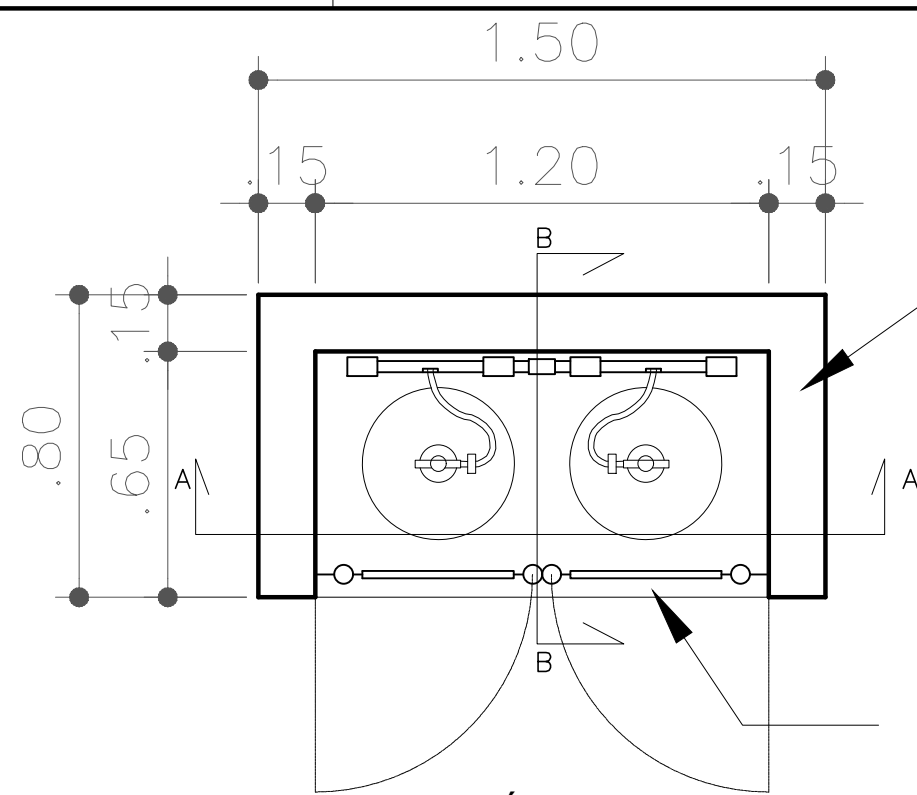


PLANTA BAIXA CENTRAL DE GÁS
ESCALA 1/20

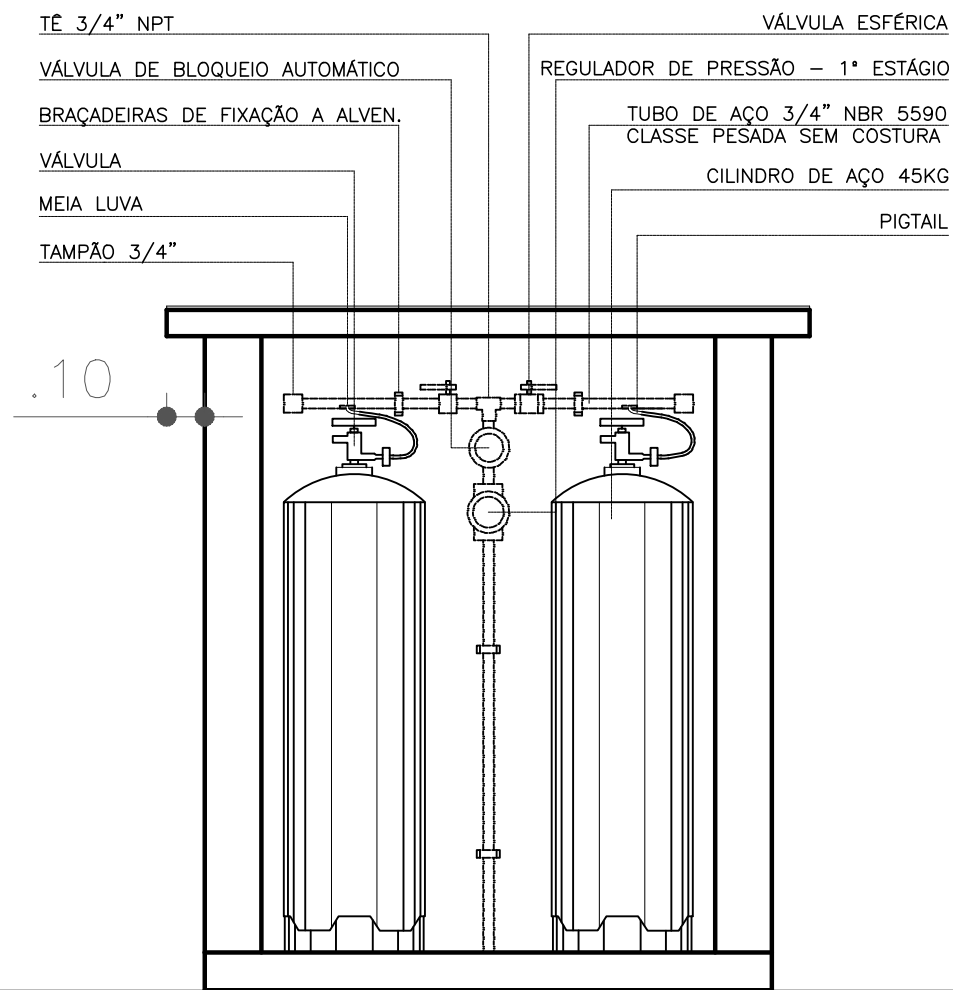

CORTE A'A CENTRAL DE GÁS
ESCALA 1/20

Parede de Blocos de Concreto

Portão com grade metálica

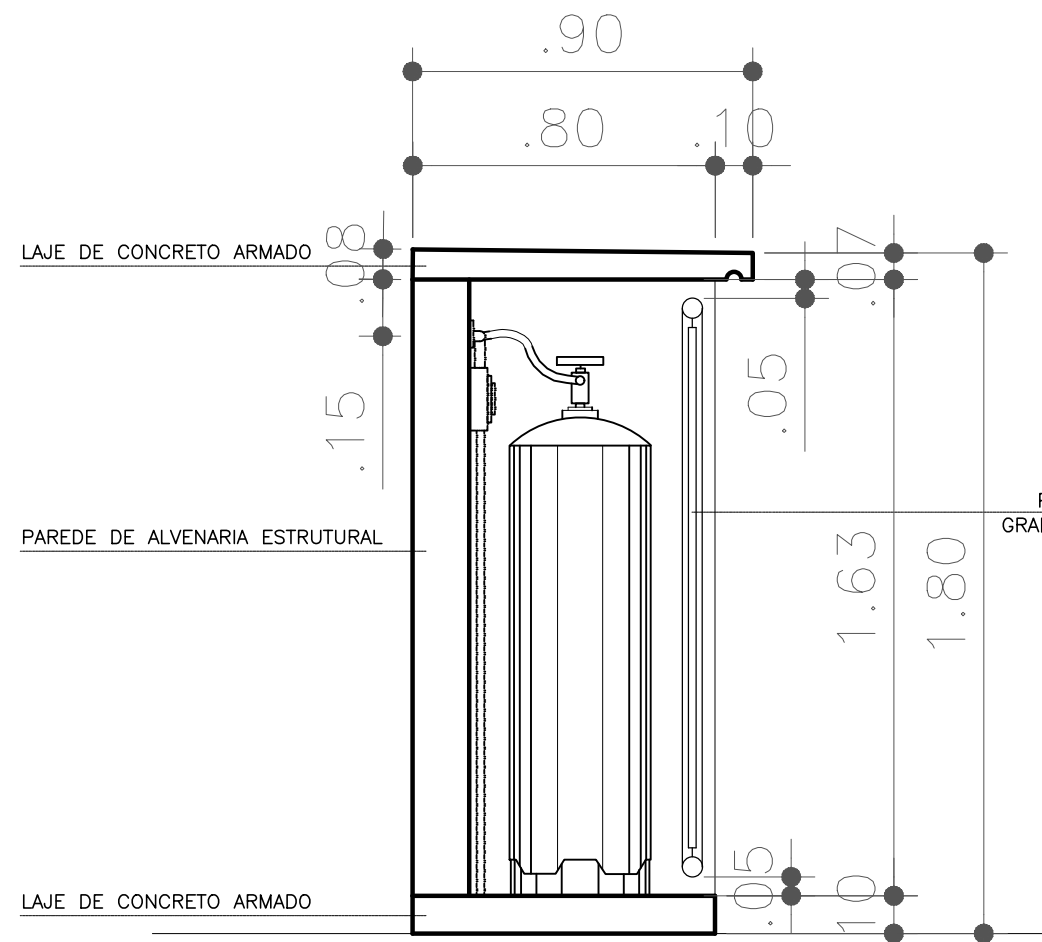

CORTE B'B CENTRAL DE GÁS
ESCALA 1/20

00	24-04-2019	LUIZ CARLOS	ENG. LUIZ CARLOS MITTELSTADT JÚNIOR	PROJETO INICIAL
REVISÃO	DATA	DESENHO	RESP. TÉCNICO/PROJETISTA	ALTERAÇÃO



PREFEITURA MUNICIPAL DE TRIUNFO
SECRETARIA DE COORDENAÇÃO E PLANEJAMENTO
ESTADO DO RIO GRANDE DO SUL

OBRA:	PROJETO DE REFORMA E ACESSIBILIDADE DO ABRIGO MUNICIPAL DE TRIUNFO-RS	PRANCHAS:	ÁREA: 400,66m²
ESPECIFICAÇÃO:	PROJETO ARQUITETÔNICO E EXECUTIVO	07/07	ESCALA: INDICADA
RESP. TÉCNICO:	LUIZ CARLOS MITTELSTADT JÚNIOR ENGENHEIRO CIVIL CREA RS 209247	DATA:	ABRIL DE 2019
REFERÊNCIA:	INSTALAÇÃO DE GÁS	REVISÃO:	00
		DESENHO:	LUIZ CARLOS